


Besondere Gefahr

- Heizöl
- Turbinenöl
- Notstromaggregat
- Schaltanlage > 1 kV
- Trafo > 3 kV
- Salzsäure, Salzsäure Herstellung
- Werkstatt
- Elektrowerkstatt
- Trafoöl
- Ammoniakwasser
- Dampfturbine und Generator
- Hydraulikaggregat
- Hohe Brandlast im Müllbunker
- Sperrmüllschere
- Wasserstoffflaschen
- Druckgasflaschen Stickstoff
- Druckgasflaschen Schweißgas
- Druckgasflaschen Propangas
- Altholzlager
- Hochspannungstrafo E-Filter

Legende Brandschutz

- Treppenraum
- Wand F30 als Raumabschluss
- Decke F30 als Raumabschluss
- Wand F60 als Raumabschluss
- Decke F60 als Raumabschluss
- Wand F90 als Raumabschluss
- Decke F90 als Raumabschluss
- Brandwand
- horizontaler Teil einer Brandwand
- Brandschutztür
- Rauchschtür
- Tür, dicht- und selbstschließend
- Flucht- und Rettungsweg
- Notausgang
- Geschützt durch Gaslöschanlage
- Auslösestelle Gaslöschanlage
- Gaslöschanlage
- Überwacht durch Brandmeldeanlage
- Brandmeldeunterzentrale
- Brandmeldezentrale
- Trockene Steigleitung, Entnahmestelle
- Steigleitung trocken, Einspeisung
- Entrauchungseinrichtung
- Auslösestelle Entrauchungseinrichtung
- Öffnung zur Rauchableitung
- Feuerwehr - Aufzug
- Absperrschieber Erdgas
- Sprühwasserlöschanlage
- Halbstationäre Löschanlage
- Sprühwasserlöschanlage Auslösestelle
- Überflurhydrant
- Unterflurhydrant
- Wandhydrant
- Feuerlöscher
- Elektrischer Betriebsraum

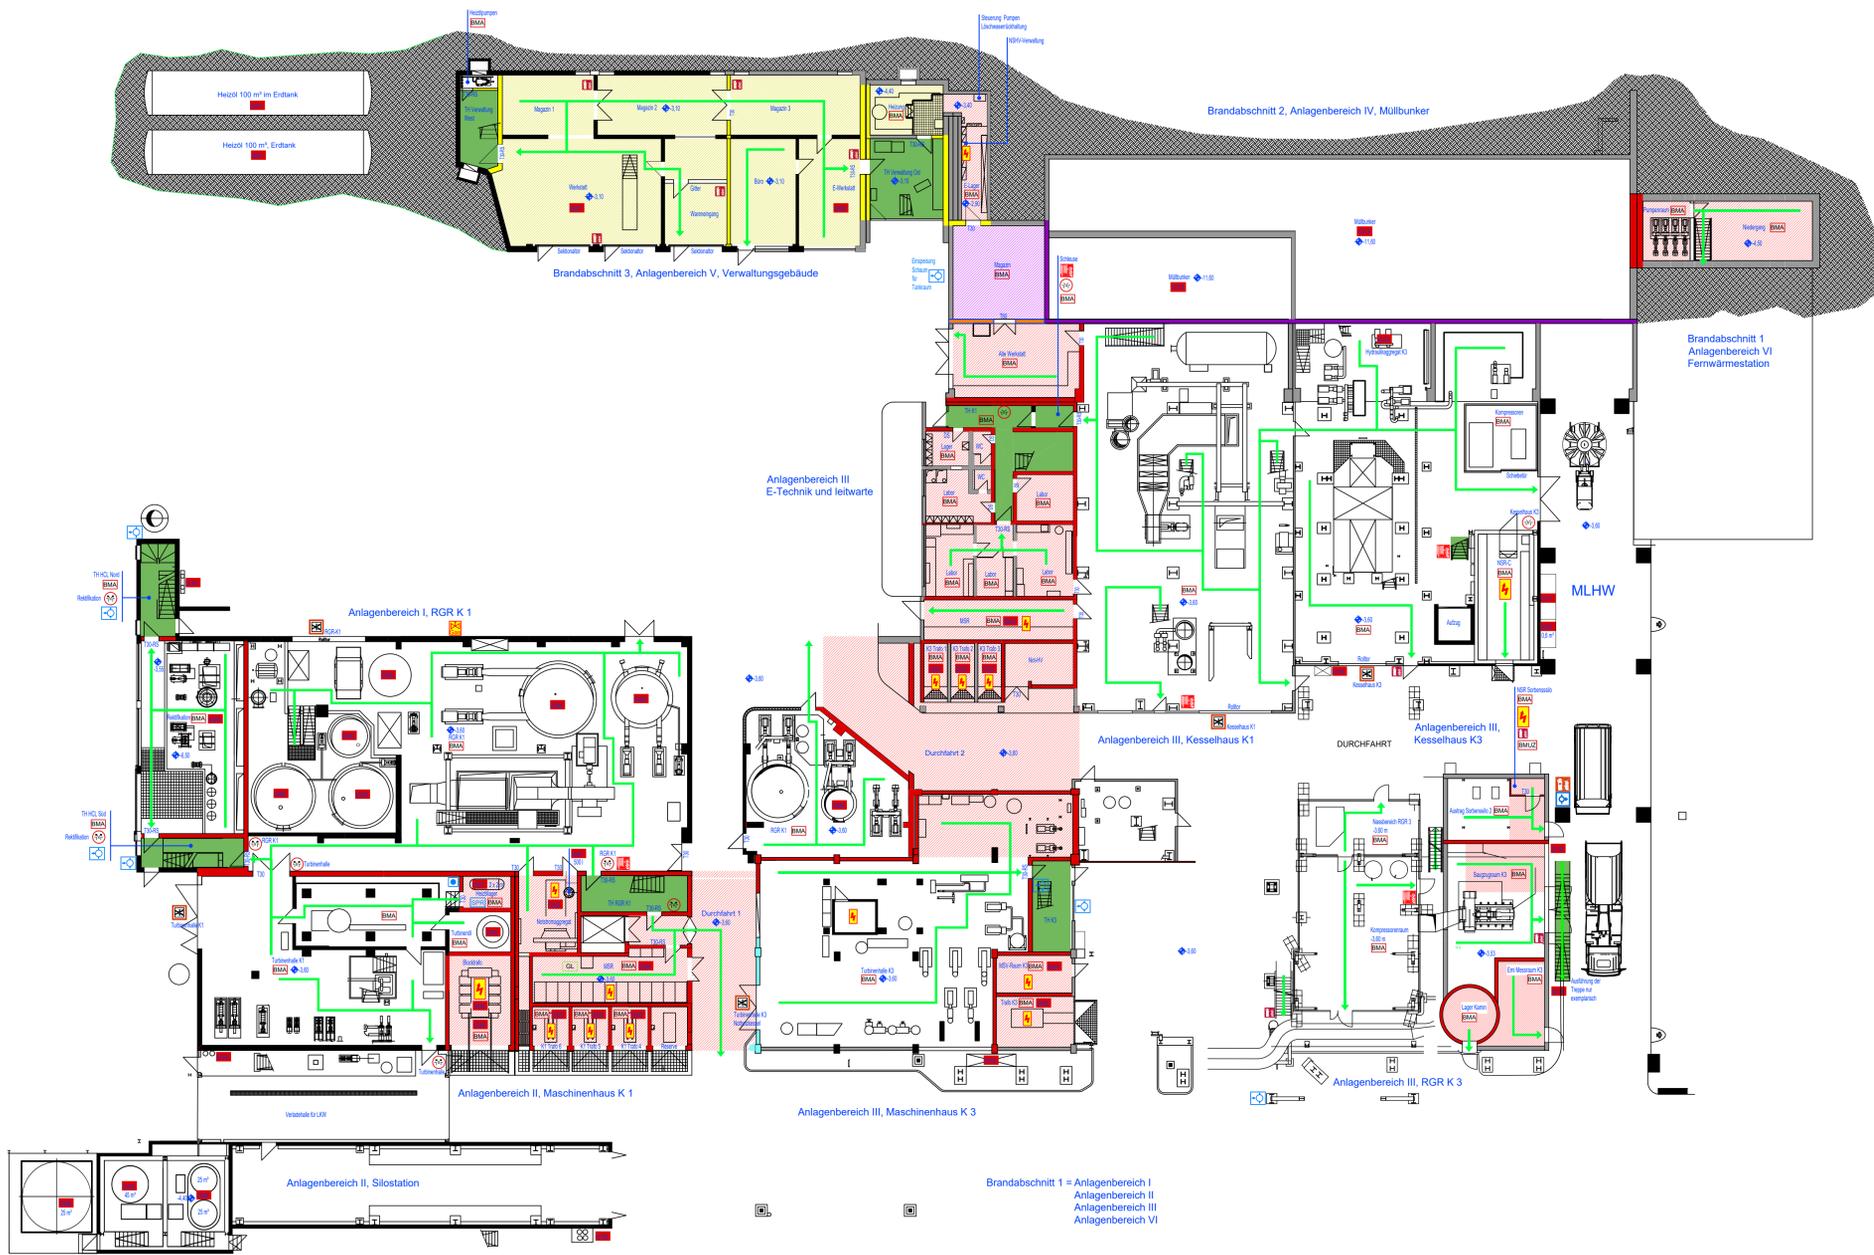

Vorabzug			
- Brandschutzkonzept -			
ZAK Energie GmbH			
Brandschutzsachverständiger Dipl.-Ing. Rolf Lang			
MHKW / HHKW Kempten Bauteil/Anlage: Neubau Mittelheizwerk (MLHW) Brandschutzplan			
Zeichnungstyp: Ebene -3,60			
Gezeichnet: Lang	Datum: 29.02.2024	Maßstab: 1:200	
Geprüft: -	Datum: -		
Gesehen: -	Datum: -	Plan Nr. 014-08-P01-0	