



Sickerwasser - Ablaufschacht
Wickelrohre aus Polyethylen (PE100) mit DIBt-Zulassung und
Leckage-Überwachung


Schnitt A - A

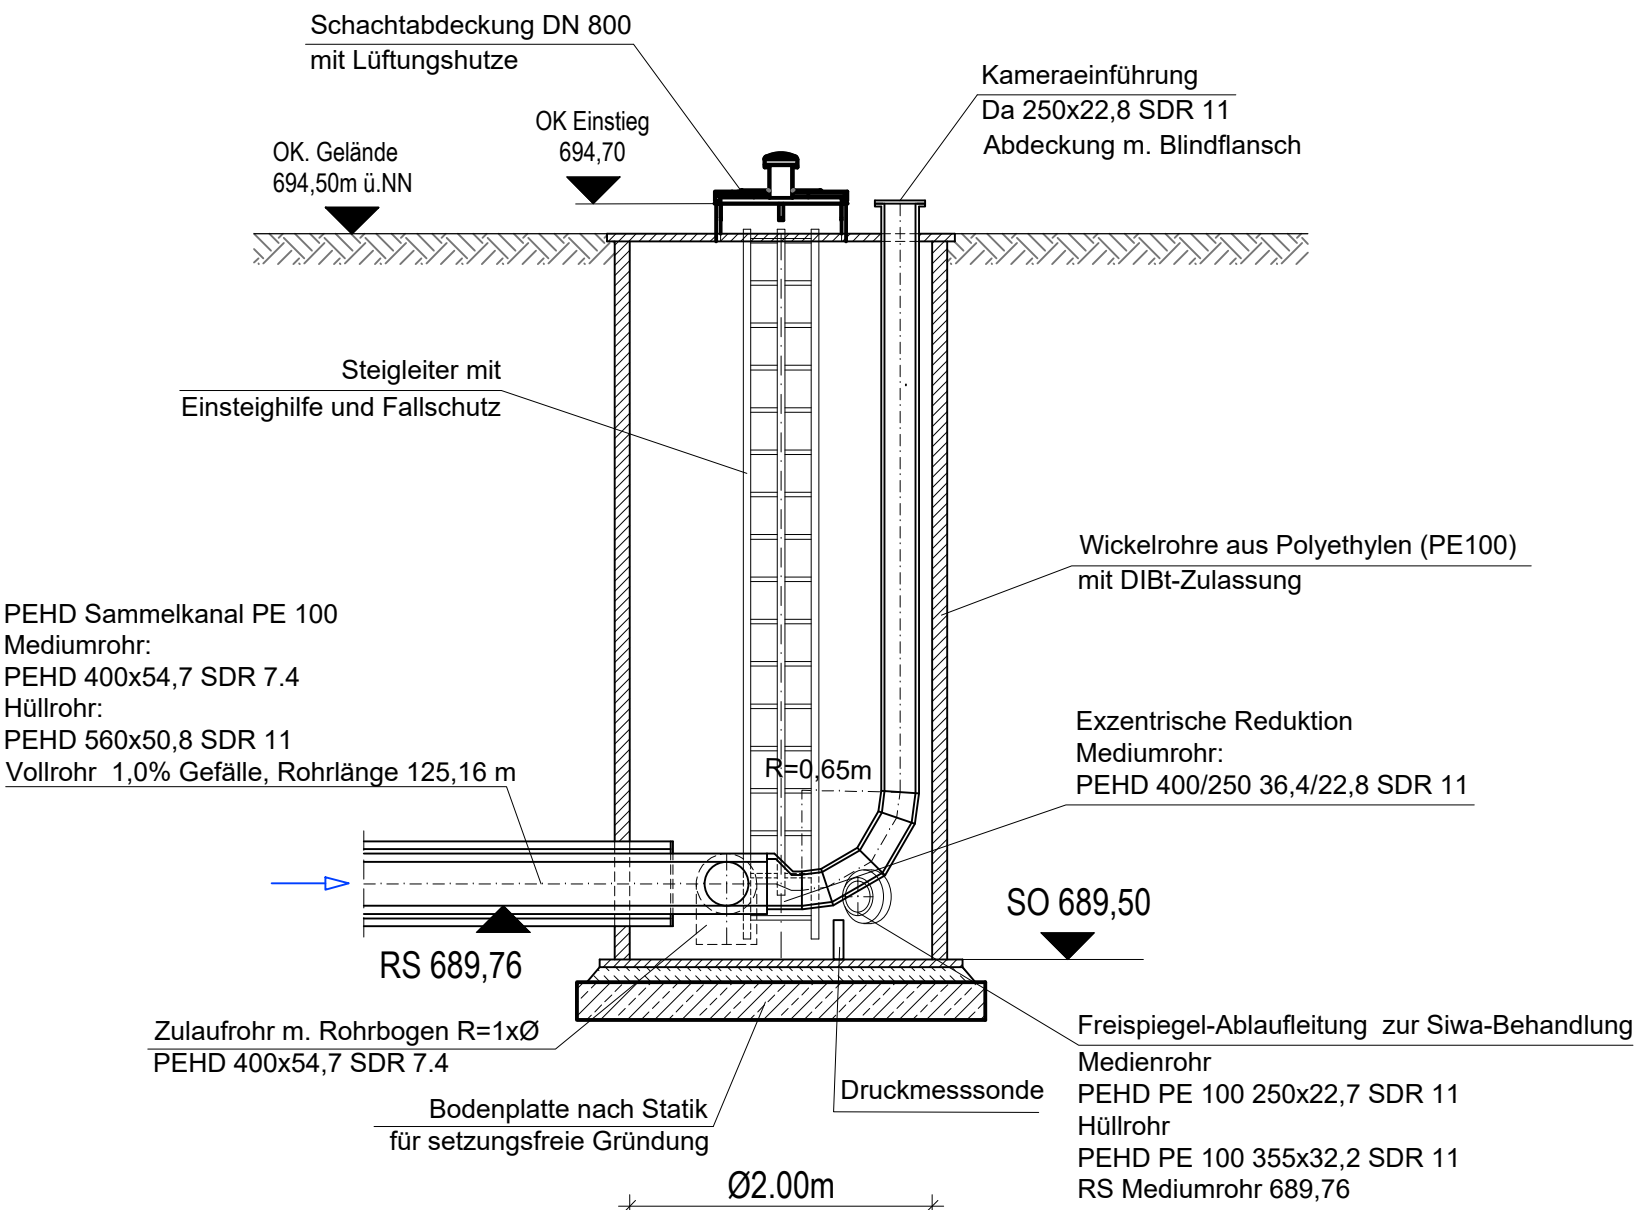


Schnitt B - B

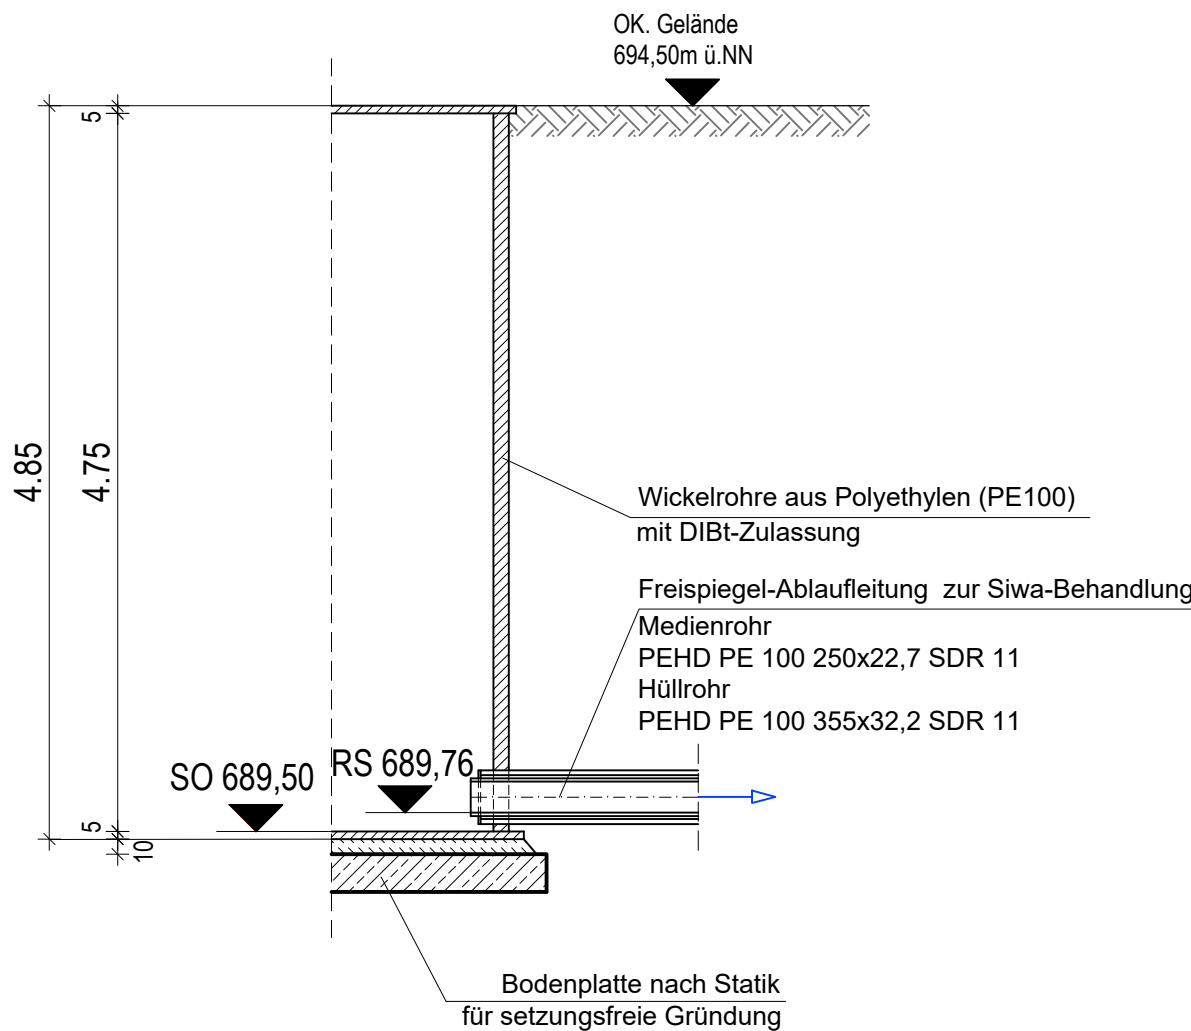

Übersichtslageplan o. M.

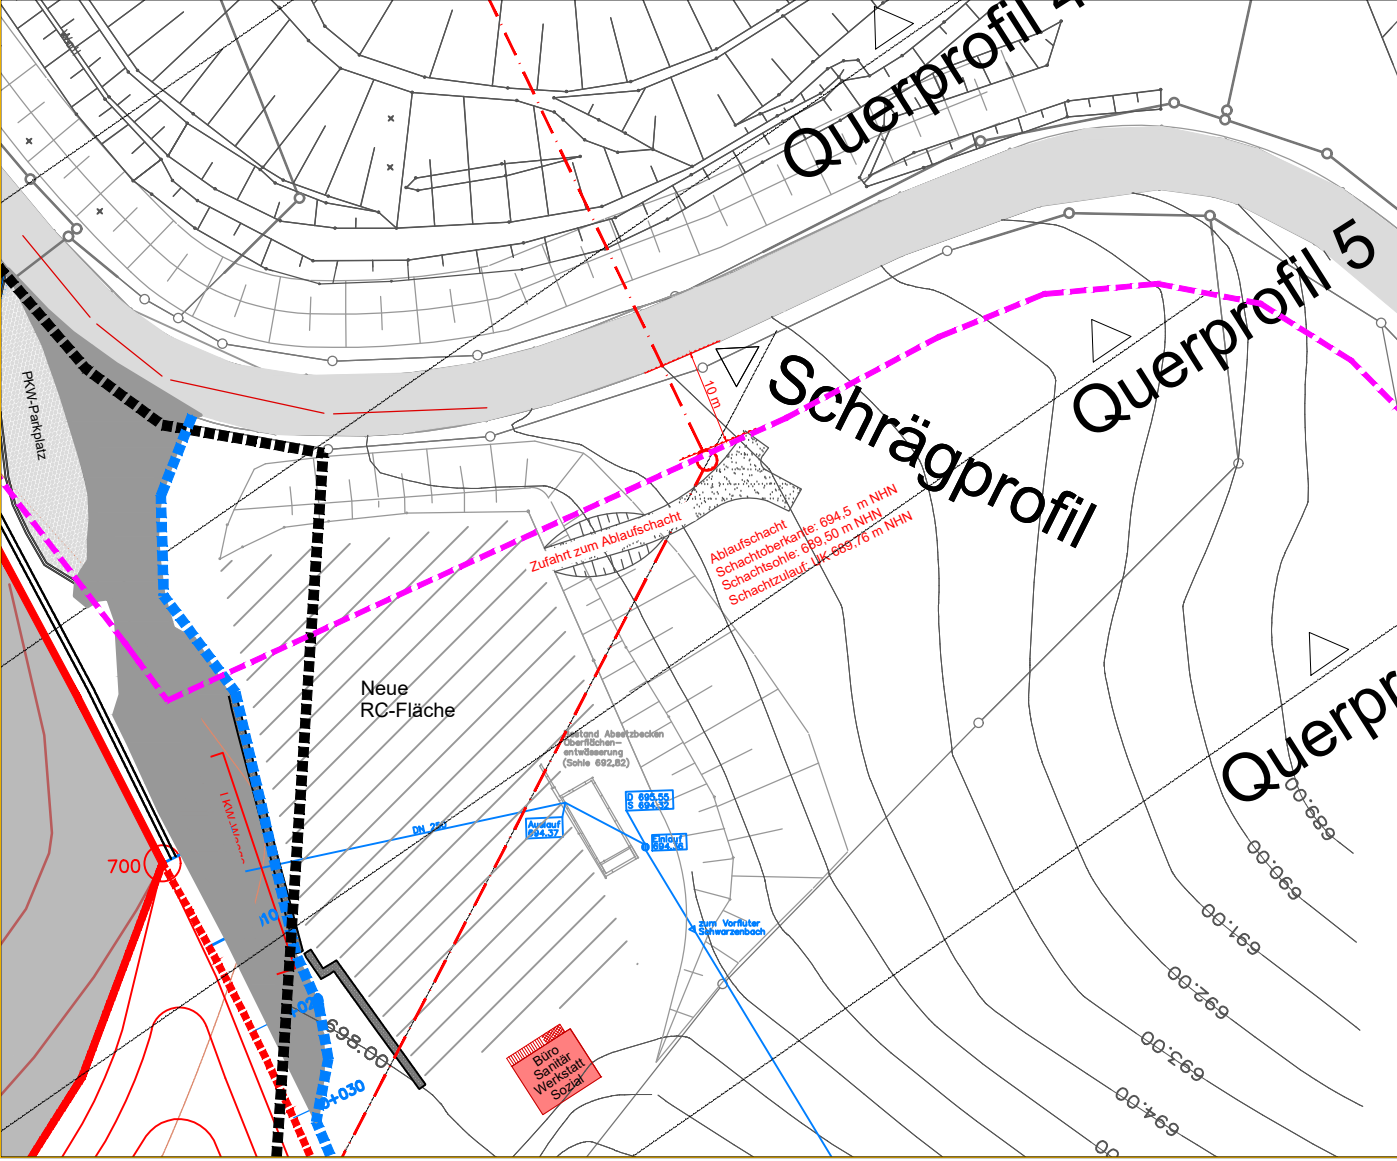

Grundriss

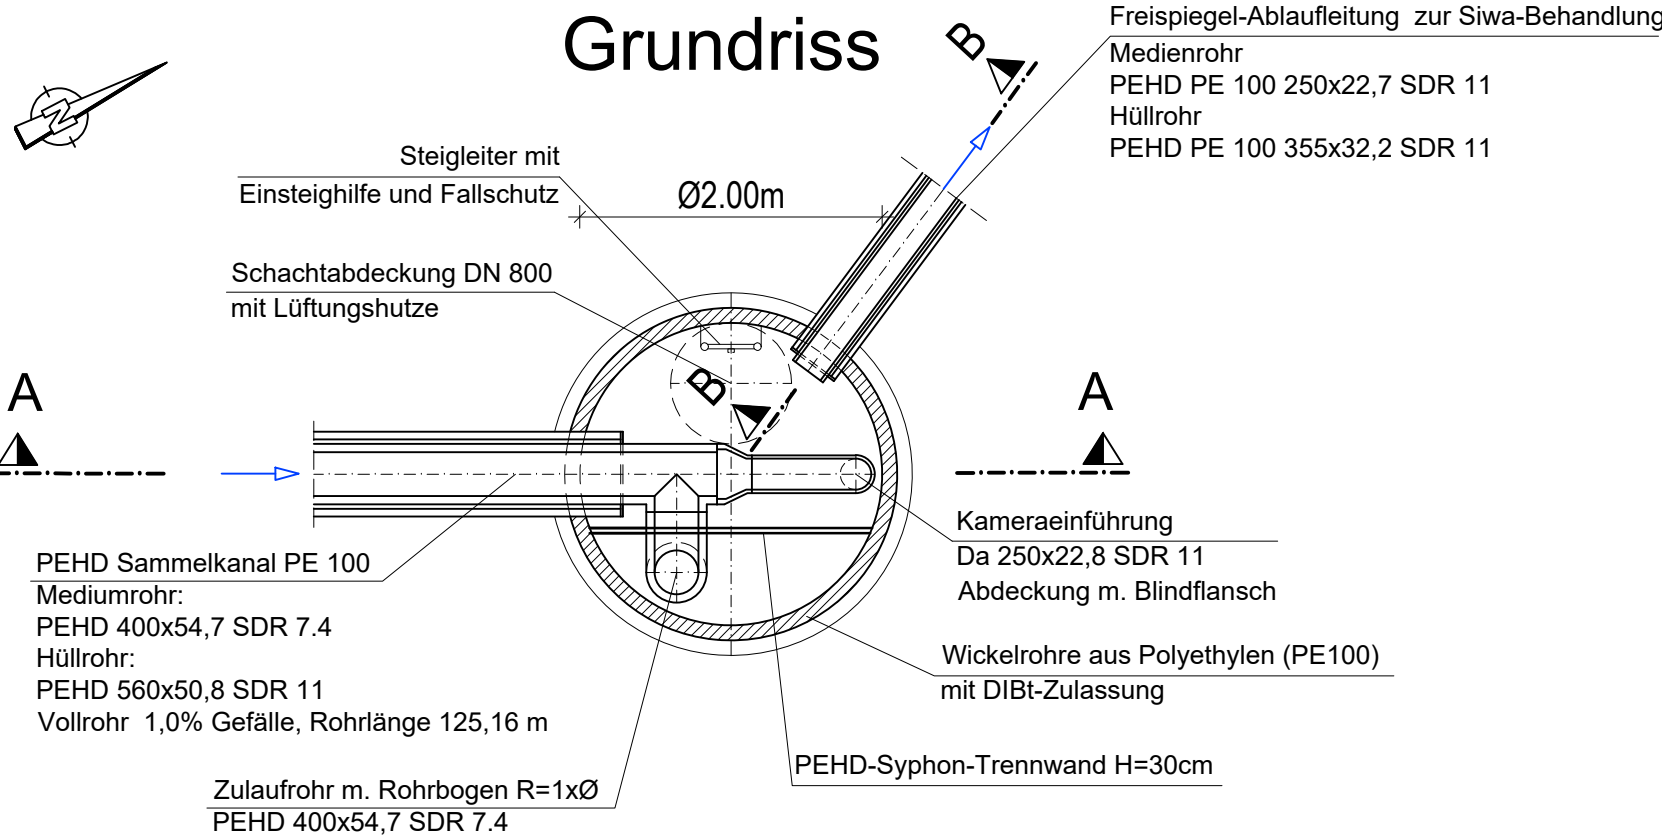

Gilching, den 11.02.2025

Kemten, den 11.02.2025

Ingenieurbüro Haas-Kahlenberg GmbH
Gerhard Haas-Kahlenberg
- Planersteller -

ZAK Energie GmbH
Christoph Lindermayr
- Antragsteller -

Nr.:		Änderungen		geänd. am	Bearbeiter	gepr. am	Projektleiter
Vorhaben:		Erweiterung DKI-Deponie Steinegaden		Plannummer: STe01-1-139_G		Maßstab: 1 : 50	
Planinhalt		SW - Ablaufschacht Entwässerung der Deponie		Anlage 10.1.5		Planstand: Genehmigungsplanung	
Entwurfsverfasser:		Ingenieurbüro HAAS - KAHLENBERG GmbH Bauwesen + Umwelttechnik Talhofstraße 14 82205 Gilching Tel. 08105/271485 ingenieurbuero@haas.kahlenberg.de		Vorhabensträger:		ZAK Energie GmbH Dieselstraße 9 87437 Kempen (Allgäu) Tel. 0831/25282-0 Fax. 0831/25282-19	
gezeichnet		11.02.2025		Name		Unterschrift	
geprüft		11.02.2025		Ha-Ka		Ha-Ka	