



Übersichtslageplan o. M.

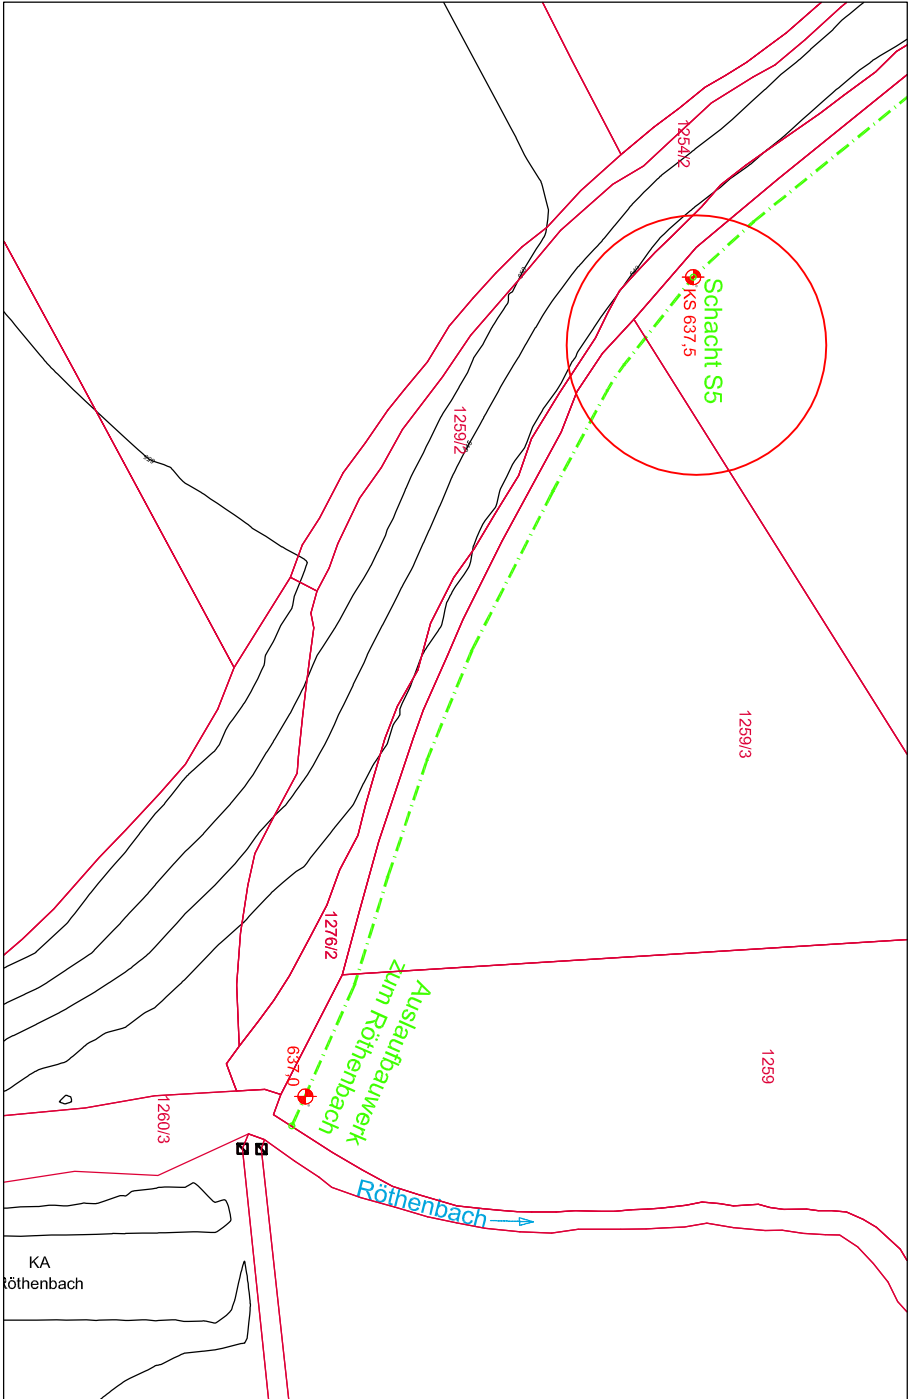


Schnitt B - B

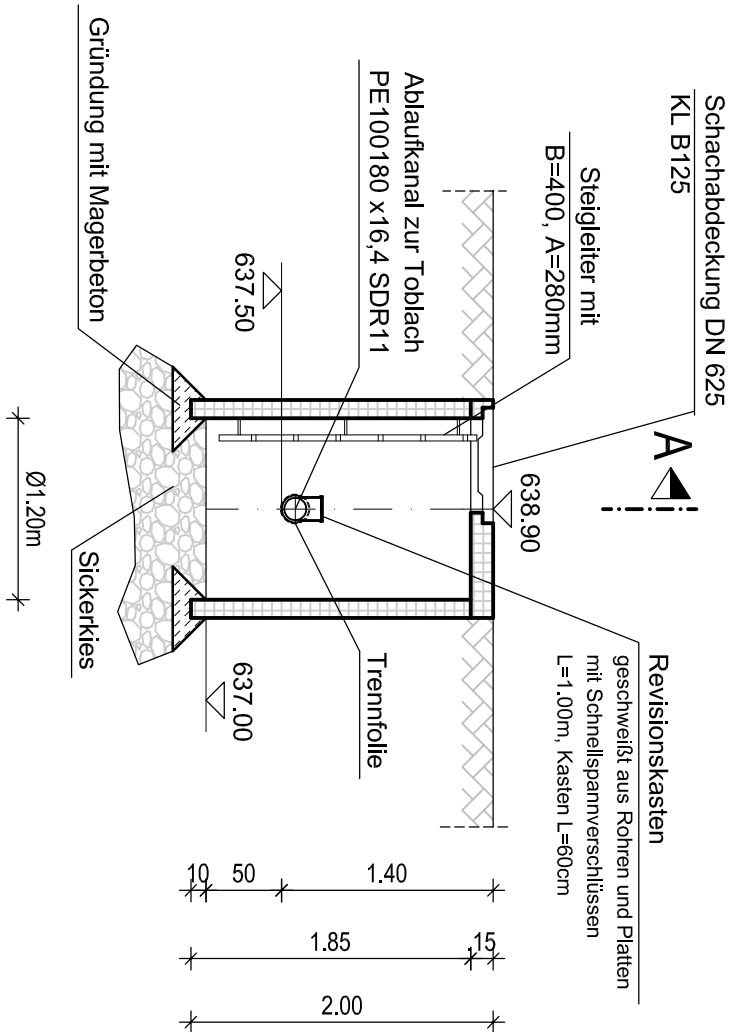


Schnitt A - A

Schacht 1, 2, 3, 4 analog
Fertigteilschacht Øi 1,20m

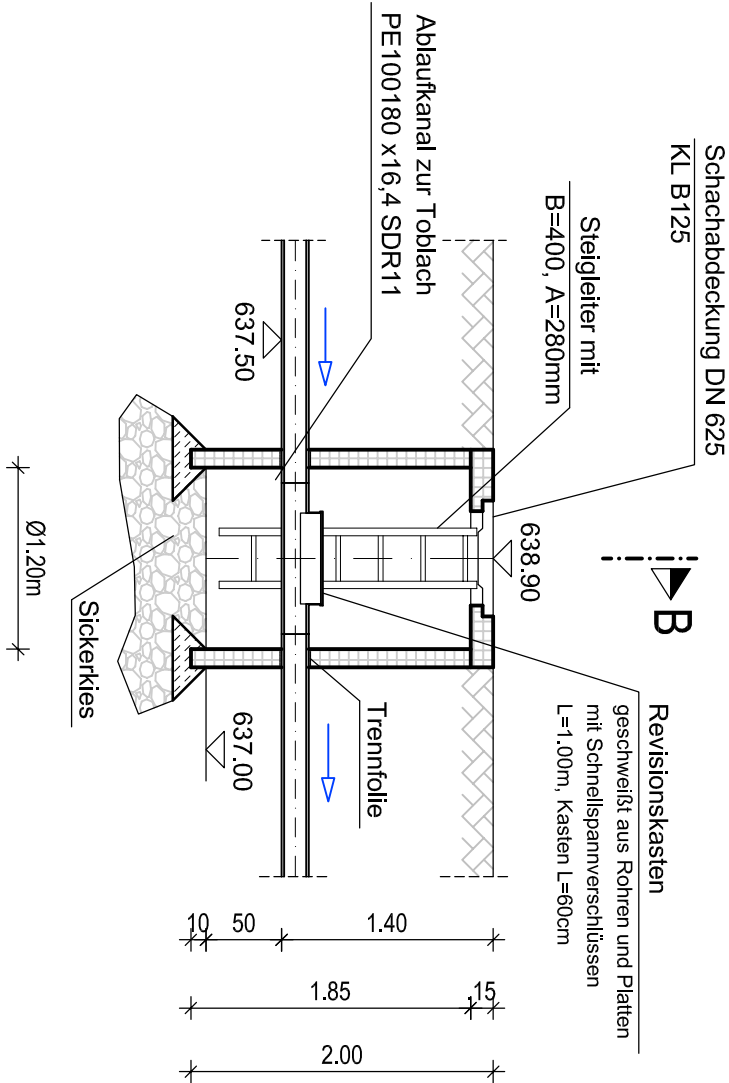

Grundriss

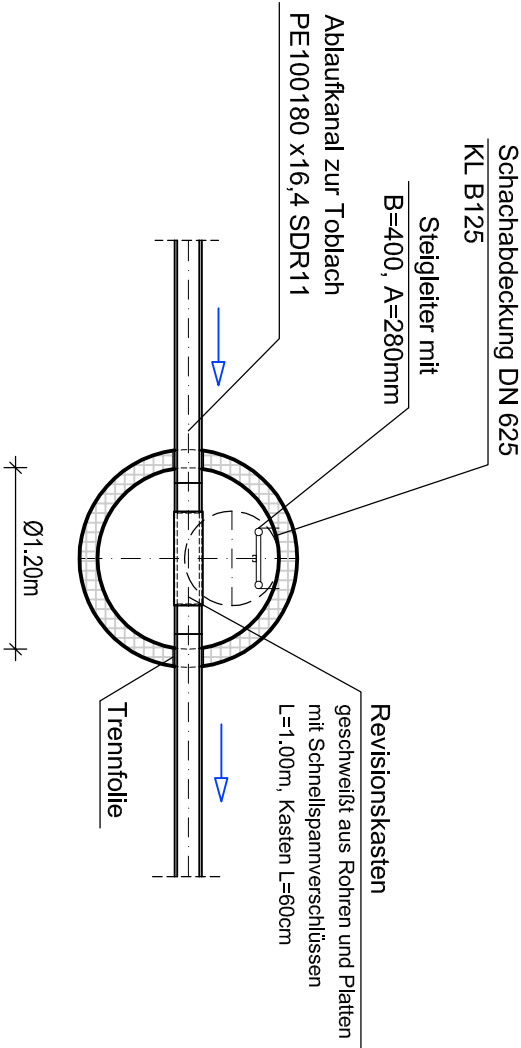

Gleiting, den 11.02.2025				Kempten, den 11.02.2025			
Ingenieurbüro Haas-Kahlenberg GmbH Gerhard Haas-Kahlenberg - Planersteller -				ZAK Energie GmbH Christoph Lindemayr - Auftragsteller -			
Änderungen				geänd. am			
Vorhaben:				Bearbeiter			
Erweiterung				gepr. am			
DKI-Deponie Steinegaden				Plannummer: STe01-1-144_G			
SW-Ablaufkanal zum Rötchenbach				Maßstab: 1 : 50			
Revisionsschacht 5				Anlage 10.1.7			
Planinhalt				Planstand: Genehmigungsplanung			
Entwurfsverfasser:				Datum			
Ingenieurbüro HAAS - KAHLENBERG GmbH				Name			
Bauwesen + Umweltechnik				Unterschrift			
Talhofstraße 14 82205 Gleiting Tel. 08106271485				gezeichnet			
ingenieurbuero@haas-kahlenberg.de				geprüft			
Vorhabensträger:				Ha-Ka			
ZAK Energie GmbH				Ha-Ka			
Dieselstraße 9 87437 Kempten (Allgäu)							
Tel. 0831125282-0 Fax. 0831125282-19							

Diese Zeichnung unterliegt dem Urheberrecht. Ohne Genehmigung ist keine Kopie oder Weitergabe erlaubt