


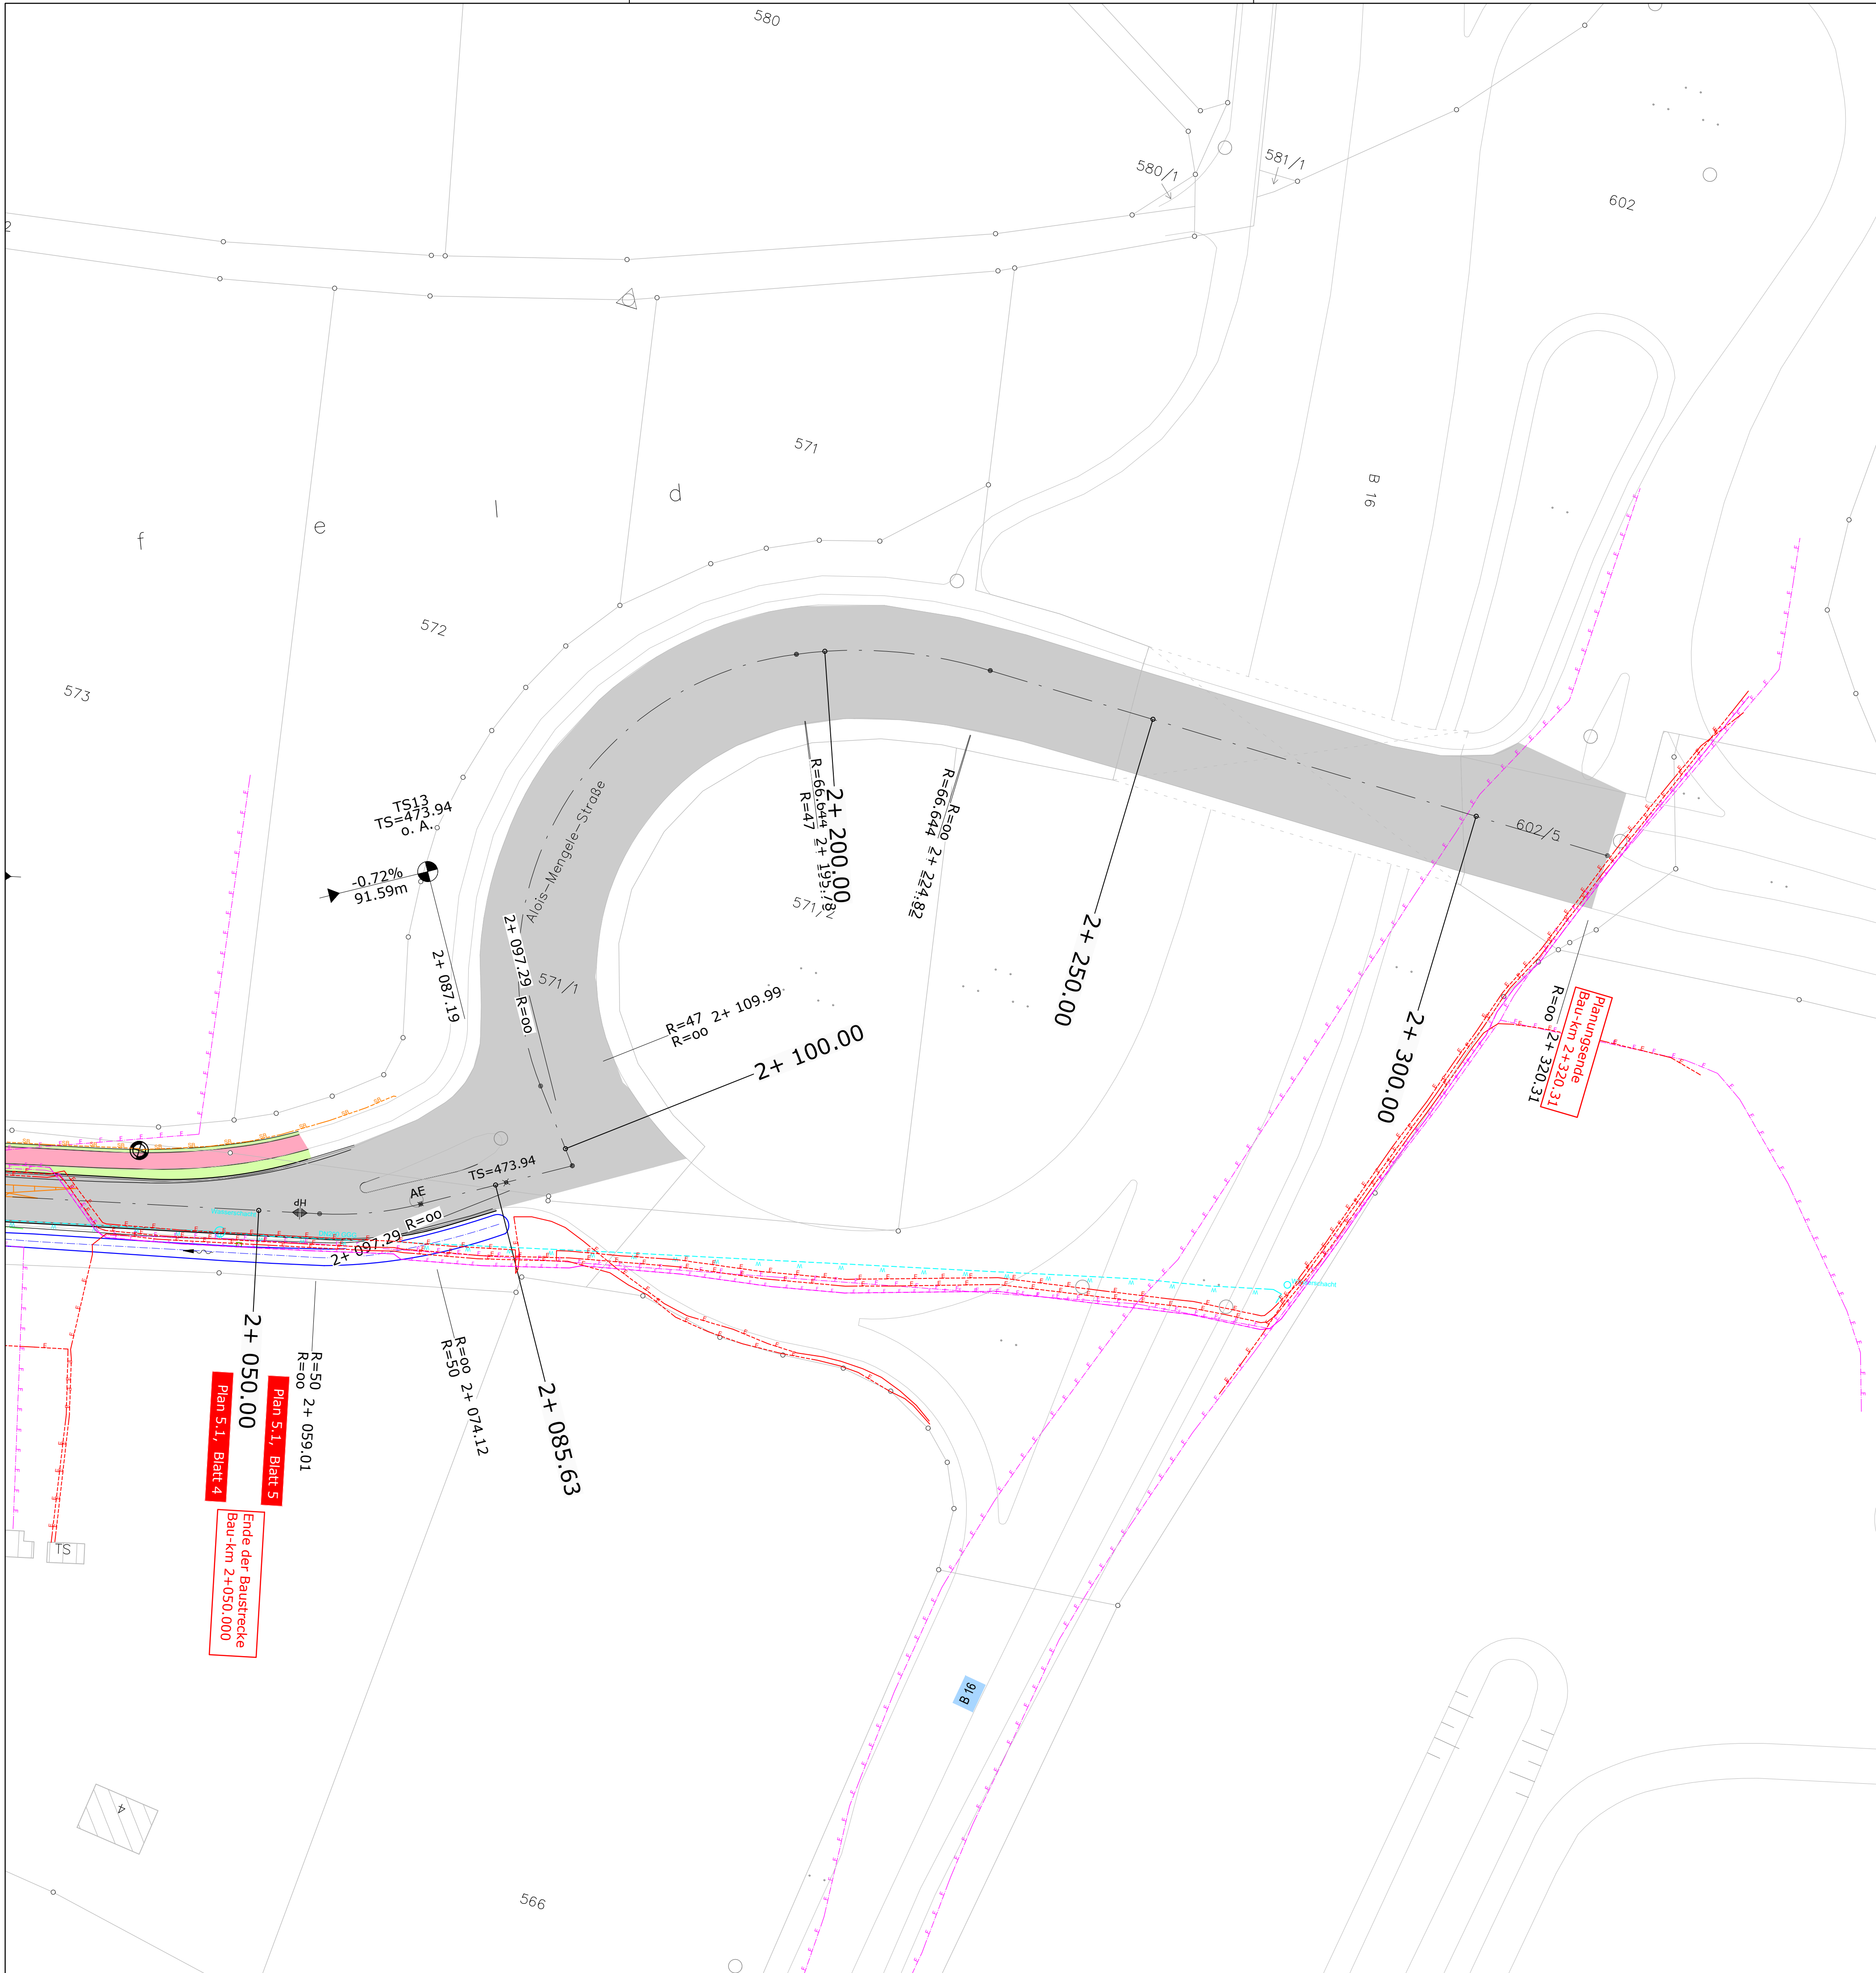

Zeichenerklärung

Planung

	Einschnittsböschung / Abtrag
	Mulde mit Fließrichtung
	Fahrbahn mit Achse
	Bankett
	Dammböschung / Auftrag
	Straßennebenflächen
	Wirtschaftsweg
	Radweg
	Gehweg
	Fahrbahnteiler / Insel / Parkstreifen
	Zufahrt mit Bordabsenkung gemeinsamer Geh- und Radweg Bankett mit Zufahrt
1Z	Einzeller Granit
2Z	Zweizeller Granit

Neigungsbrechpunkt
mit Angabe von
Ausrichtungshalbmesser,
Längsneigung und
Abstand zum
nächsten
Neigungsbrechpunkt

Gradienten
HP: Gradientenhochpunkt
TP: Gradiententiefpunkt
Querneigung

Versorgungseinrichtungen


vorhanden	geplant	
		Trinkwasserleitung
		Gasleitung
		E-Leitung
		Fernmeldleitung
		Schmutzwasserleitung
		Leitung Straßenbeleuchtung
		Leitung entfällt

Entwässerung

vorhanden	geplant	
		Regenwasserleitung
		Straßenablauf

Sonstiges

	freizuhaltendes Sichtfeld
	Leiteinrichtung für Amphipien und Kleintiere
	Kleintierdurchlass
	Stoppsrinne
	Schutzgländer
	Beleuchtung BESTAND
	Beleuchtung NEU
	Beleuchtung VERSETZEN
	Beleuchtung ENTFERNEN
	Gebäudeabriss geplant
	Gebäudefseiten mit Grenzwertüberschreitung

 

 architekten & ingenieure planungsbüro peter weigelt Nirchplatz 4 89331 burgau tel.: 08222 / 411 600 fax: 08222 / 411 602 pweigelt@weigelt-aib.de	BV:	Datum	Name
	Planer :	18.12.2018	C.Weigelt
	Zeichner :	18.12.2018	E.Lauter
	Prüfer :	30.11.2020	P.Weigelt
	Datei:		

Staatliches Bauamt Krumbach		bearbeitet:		
Nattenhauser Str. 16		gezeichnet:		
86381 Krumbach		geprüft:		
Tel.: 08282/9908-0, Fax: 08282/9908-200, E-Mail: poststelle@stbakru.bayern.de		PSP Nr.:		
		Projekt:	GZ 5 Verlegung bei Kleinkötz	

Nr.	Art der Änderung	Datum	Zeichen

FESTSTELLUNGSENTWURF

Straßenbauverwaltung Freistaat Bayern	Unterlage / Blatt-Nr.: 5 / 5
Staatliches Bauamt Krumbach	Lageplan
Straße / Abschn.-Nr. / Station: GZ5_120_1,285 bis B16_1220_1,653	Maßstab: 1 : 500
PROJIS-Nr.:	
GZ 5 Großkötz - Kleinkötz Verlegung in Kleinkötz Bau-km 0+000 bis Bau-km 2+050	
aufgestellt: Staatliches Bauamt Krumbach Weirather, Ltd. Baudirektor Krumbach, den 15.09.2021	